


PIANTA Quota +35.50

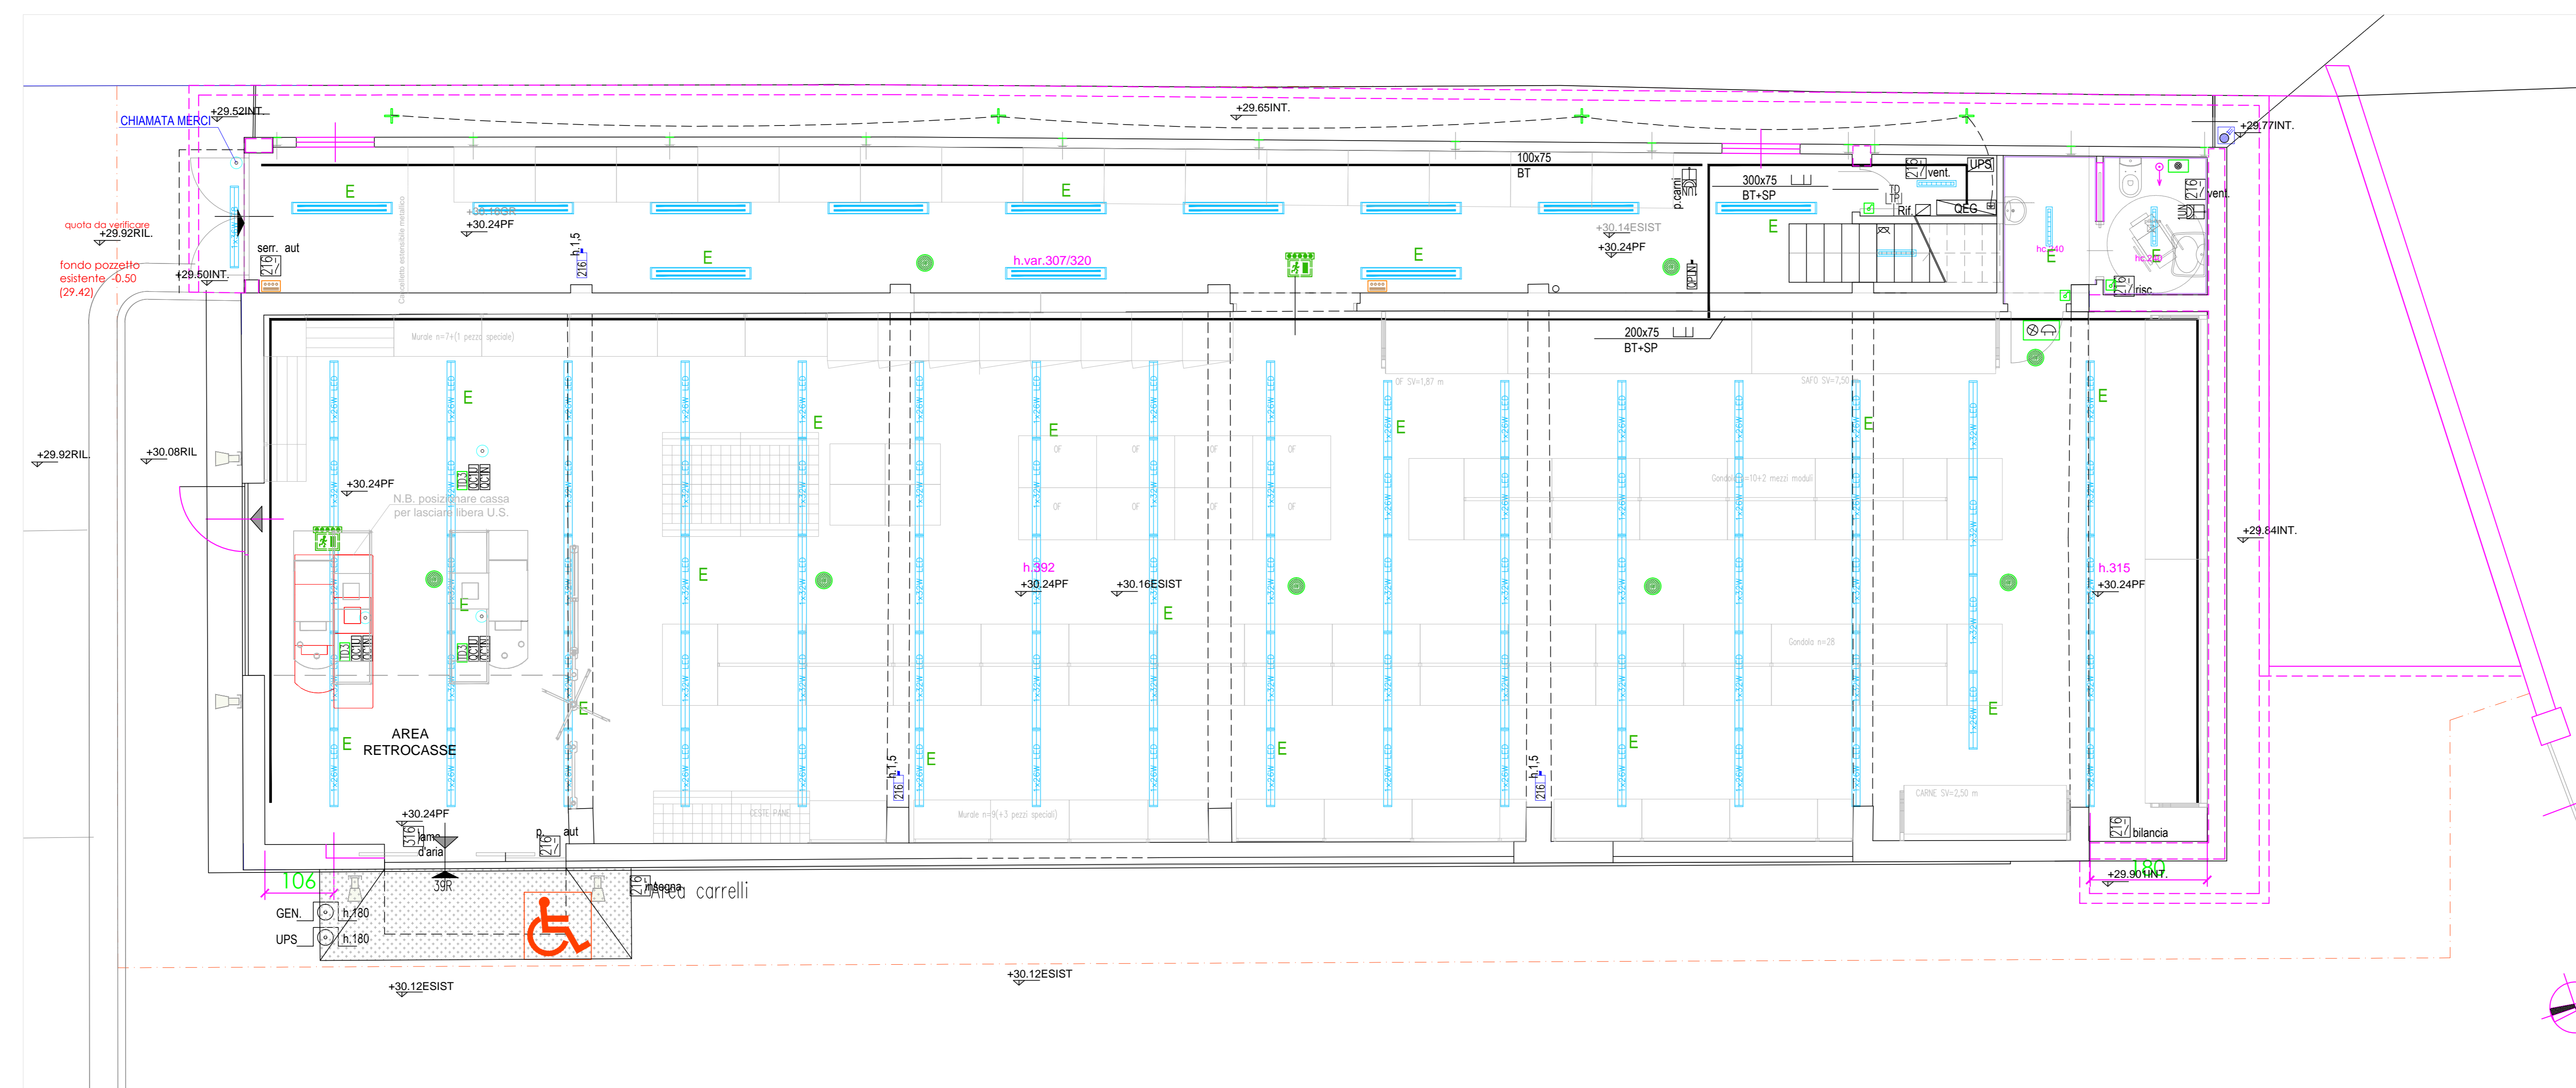

PIANTA PIANO TERRA

LEGENDA ILLUMINAZIONE	
E	Indica apparecchio illuminante dotato di alimentatore e batteria in tampone per illuminazione di sicurezza
PR	Rivelatore di presenza montaggio a soffitto o bordo blindo per il comando locale di accensione delle luci diretto sulle lampade
	Indicatore autonomo uscita di sicurezza a bandiera con lampada Led 1x3W installato a parete, plafone o sospensione - illuminazione permanente SA-
	Apparecchio illuminante in policarbonato IP65 DISANO Idro 1x36W fluorescente T8
	Apparecchio illuminante a sospensione DISANO Rapid System 6402 LED 90x45lm
	Apparecchio illuminante a sospensione DISANO Rapid System 6402 LED 74x45lm
	Apparecchio illuminante a sospensione DISANO Echo 927 Led 144x52LM
	Apparecchio illuminante a sospensione DISANO Echo LED (2x13W)
	Proiettore per esterni DISANO modello Lito LED - 47W (4000K - 6792lm) - codice 313369-00
	Interruttore accensione luci
	Fotocellula per interruttore crepuscolare
	Pannello accensione luci area vendita e scarico merci

LEGENDA IMPIANTO ELETTRICO E SPECIALI	
	Punto presa in vista 2x10 / 16A+T passo universale con interruttore MT locale
	Presa interbloccata 2P+T / 16A - 230V con base portafusibili IP55 - secuzione in vista (PVC) - IP55
	Quadretto prese multi-1-alimentazione normale-composta da n. 1 sezionatore 2X16A+SP1A+n.2 prese passo universale
	Quadretto prese uffici - alimentazione normale-composta da: n.5 prese passo universale esecuzione in canalina a battiscopa-IP40
	Quadretto prese uffici - alimentazione da UPS-composta da: n.5 prese passo universale esecuzione in canalina a battiscopa-IP40
	Quadretto prese casse - alimentazione normale -composta da: n. 2 prese 10/16A+T passo universale
	Quadretto prese casse - alimentazione da UPS-composta da: n. 4 prese 10/16A+T passo universale n. 1 presa 10/16A+T passo universale - comandata
	Presa dati/telefonica RJ45
	Quadretto prese dati/telefono CED - composto da: n.5 prese RJ45 dati esecuzione in vista (PVC) - IP40
	Quadretto predisposizione prese dati/telefono - per casse composto da: n.2 prese RJ45 per dati (di cui una di riserva) n.1 presa RJ45 per POS n.1 presa RJ11 per telefono
	Punto di alimentazione utenza fissa con interruttore MTe locale 2P/16A derivato da linea principale -
	Punto di alimentazione utenza fissa con sezionatore locale 3P/16A derivato da linea principale - cavo fino a 50mmq esecuzione in vista - IP55
	Proiettore sonoro - (6W - 3W - 1,5W) corpo in ABS - potenza selezionata specificata in pianta grado di protezione IP54 - morsetto ceramico con fusibile
	Pulsante con tirante allarme bagno disabili
	Pulsante tacitazione allarme bagno disabili
	Cicalino allarme bagno disabili (allarme ripetuto a distanza)
	Modulo sistema diffusione sonora solo per sistema Evac
	Pulsante per sgancio di emergenza energia elettrica
	Canale porta cavi in lamiera di acciaio zincato chiusa senza coperchio con separatore - dimensioni come indicato in pianta -BT cavi di alimentazione e luce - SP cavi impianti speciali

IMPIANTO DI TERRA  
 □ NODO EQUIPOTENZIALE (SU QUADRO ELETTRICO)  
 □ PROGETTO IN ACCIAIO ZINCATO A CROCE h. 1.5m PER DISPERSIONE DI TERRA  
 □ MESSA A TERRA STRUTTURA METALLICA  
 □ TRECCIA DI RAME NUOVO sez. 35mmq INTERRATA

SIE Società Impianti Elettrici S.r.l.  
 Via Diga C.G. 9 E F. PORTA A. 1.6  
 01149 CECCANO  
 C.F.P. IVA 03590210104

<b>IN's mercato S.p.A.</b> Via Mercato, 9 - Pianiga (RG)		ORGANIZZAZIONE LAVORI
PROGETTO	REVISIONE	DATA/DATE
S.I.E. s.r.l.	EMISSO PER COSTRUZIONE REVISIONE GENERALE (modificato locale CED)	10-03-15
S.I.E. s.r.l.	REVISIONE GENERALE secondo richieste D.L.	27-05-15
S.I.E. s.r.l.	REVISIONE GENERALE secondo richieste D.L.	20-02-15
S.I.E. s.r.l.	REVISIONE GENERALE	18-12-14
S.I.E. s.r.l.	EMISSIONE PER APPROVAZIONE	15-12-14
<p>PROGETTO: SUPERMERCATO "IN's" P.zza de Caroli Genova</p> <p>IMPIANTO ELETTRICO E SPECIALI SISTEMAZIONE IMPIANTO LUCE PIANO TERRA E PIANO PRIMO</p> <p>SCALE: 1:50</p> <p>PRODOTTORE: N D engineering s.r.l. Via Diga C.G. 9 E F. PORTA A. 1.6 01149 Ceccano Tel: 0116429258</p> <p>NUMERO E FIRMA: C-EG001</p>		